

Progettati:

Progettazione architettonica
Arch. Alessandro Bucci
Coordinatore Sicurezza
Ing. Paolo Ruggeri

Progettazione impianti, reti
e antincendio
Per. Ind. Secondo Ambrosani
SIE engineering
Via Covignano n.215 - 47923 Rimini
Tel. 0541-775437 Fax. 0541-795324
info@sierimini.it

Progettazione ambientale
e acustica
Dott. Geol. Daniela Tonini
Via A. Bonci n.9 - 47921 Rimini
Tel. +39 0541 411204 Fax. +39 0541 411204
www.toniniambiente.it
info@toniniambiente.it

Geologia
Dott. Geol. Giancarlo Andreatta
Via XXV Aprile n.140
Castelbolognese (RA)

Cooprogetto
Via Severoli n.18 - 48018 Faenza (RA)
Tel +39 0546 29231 Fax +39 0546 29261
www.alexandrabuccicarhiteit.it
segreteria@pac.cooprogetto.it


Progettazione strutturale
Marco Peroni Ingegneria
Via Sant'Antonio n.1 - 48018 Faenza (RA)
Tel +39 0546 31433
www.alexandrabuccicarhiteit.it
peroni@marcoperoni.it

Immobiliare 2004 srl
Via Ho Chi Minh n° 32 - Forlìpopoli (FC) - p.l. 034696249

Comune di Forlìpopoli
Piazza Part. n° 2 - Forlìpopoli (FC)

Committente
Supermercato Conad Giardino di Mezzanotte Mario & C. SNC
Via Ho Chi Minh n° 32 - Forlìpopoli (FC) - p.l. 80023004

Firma dei tecnici ognuno per le proprie competenze

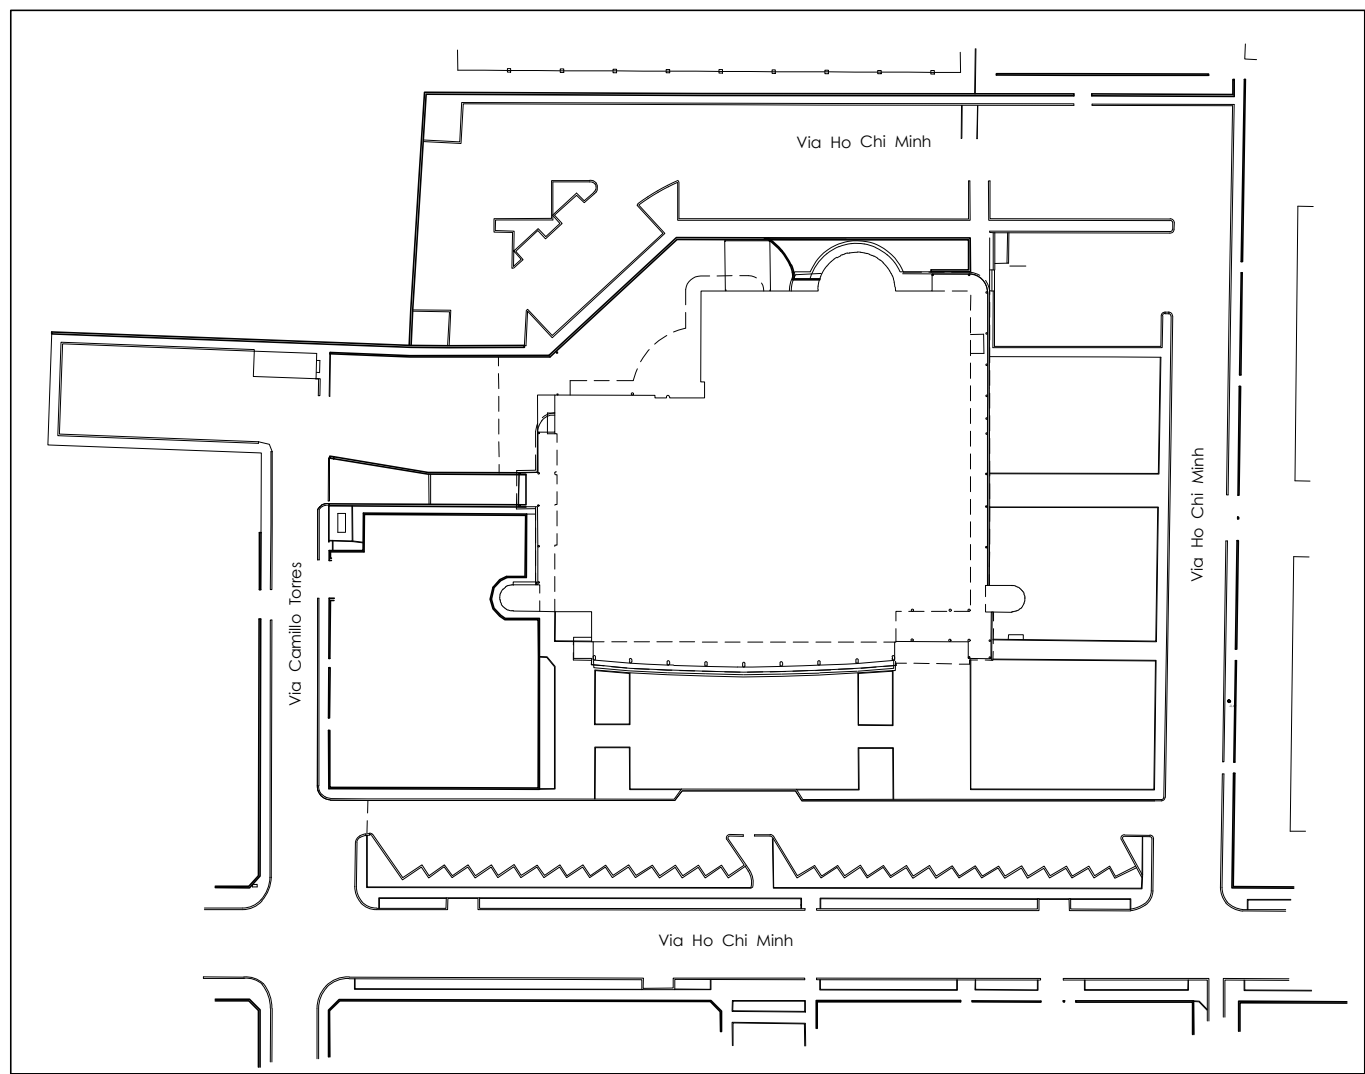

ORTOFOTO_ scala 1:1000

0.00	punto rilevato	-----	bordo strada		scarpata
●	caposcala, stazione	-----	cordone	----	filare
●	termine	-----	marciapiede	----	binario
●	pilone, dissuasore	-----	rete	---	linea elettrica
■	cilipo chilometrico	-----	muretto	---	linea telefonica
■	cartello	-----	bordo	---	mappa di visura
■	fabbricati	-----	asse fossa	---	linee di confine
■	manufatti	-----	guard-rail	---	
●	semaforo	□	botola	□	botola messa a terra
●	lampione	□	botola fognaria nera	□	botola elettrica
●	pala	□	botola fognaria bianca	□	botola telefonica
●	palina	□	cofano	□	botola gas
●	idrante	□	bocca di lupo	□	chiusura gas
□	bauletto impianti	□	botola acquedotto	□	
□	fontano	□	chiusura acquedotto	□	
□	tubo	□	botola pubbl. illuminazione	□	
●	albero				
●	abete				

